



**SO 190
SITUACE - 2. ČÁST
M 1:1000**

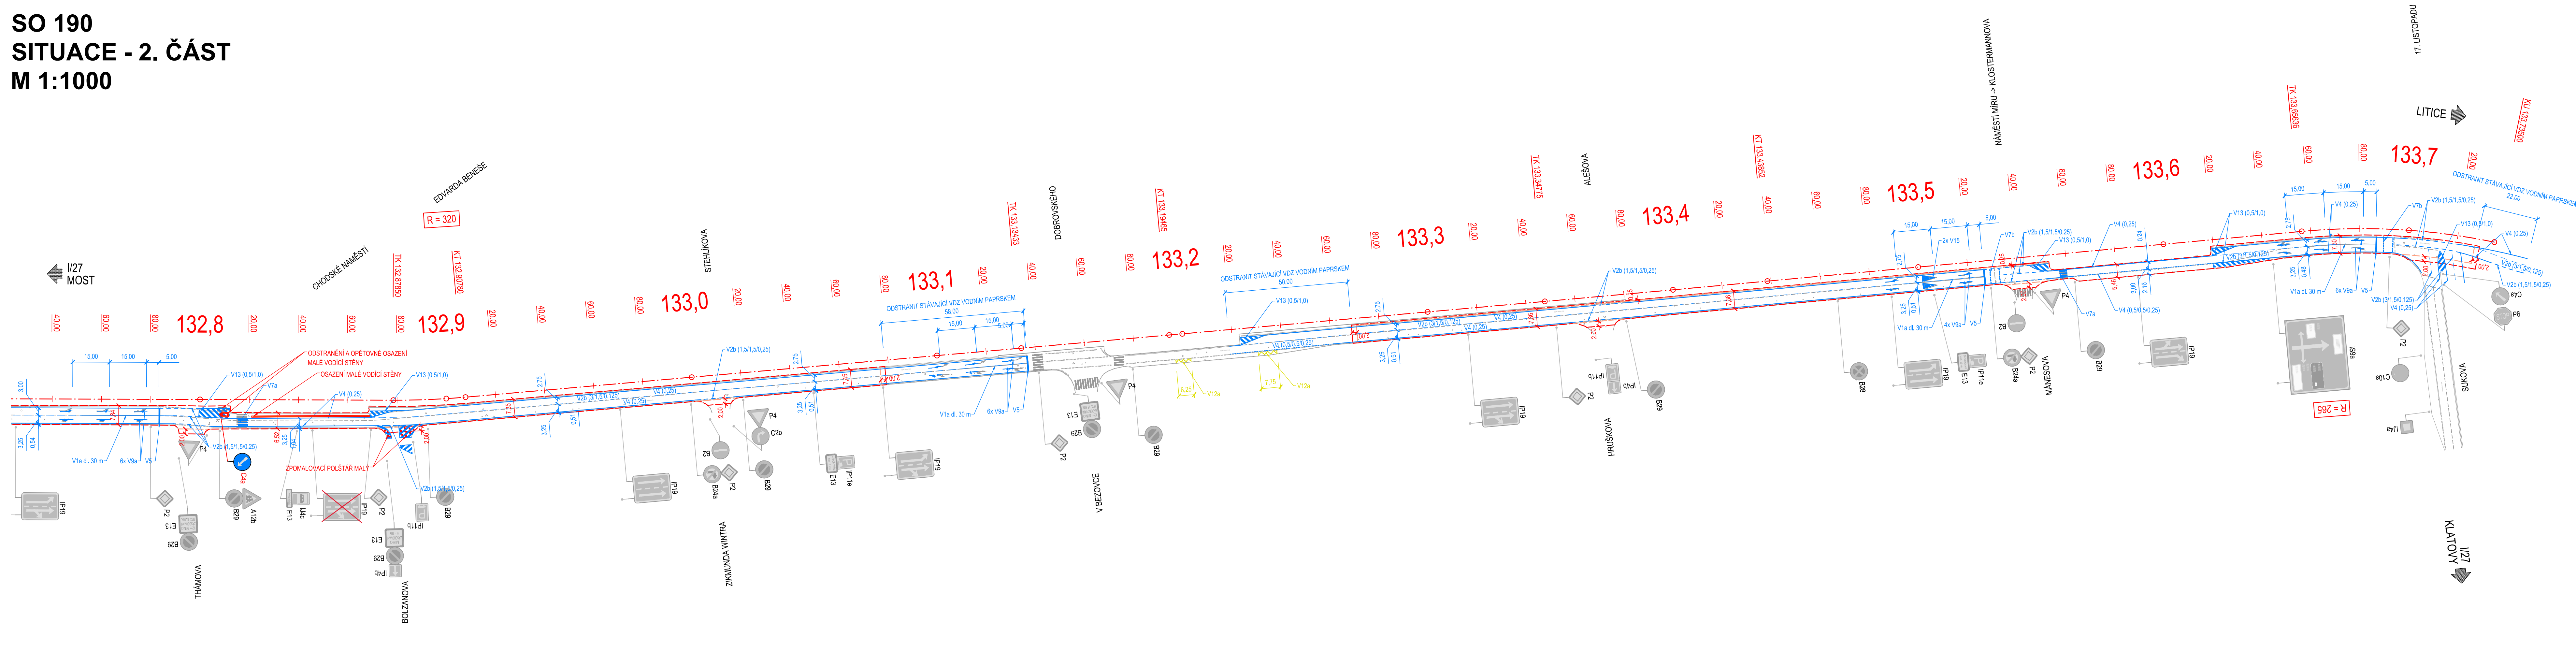

KRPP-76242-15/CJ-2024-0300DP

Ing. Martin Cibulka
 Digitalně podepsal Ing. Martin Cibulka
 Datum: 2024.07.15 14:04:30 +0200'

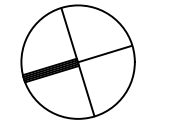

SO 190

Souřadný systém S-JTSK
 Výškový systém B.p.v.

VYPRACOVAL Kolektiv	HIP Ing. J. Vavříčka	ZODP. PROJEKTANT Ing. J. Soukup	Nubit Systems s.r.o. Kusánské náměstí 139/111 100 00 PRAHA
OBEC, KRAJ: Plzeň, Plzeňský kraj	OBJEDNATEL: ŘSD ČR - Správa Plzeň, Hřmálého 37, 320 25 Plzeň	AKCE: I/27 KLATOVSKÁ TRÍDA OPRAVA VOZOVKY PRAVÁ STRANA	STUPEŇ PD PDP5
OBEC, KRAJ: Plzeň, Plzeňský kraj	OBJEDNATEL: ŘSD ČR - Správa Plzeň, Hřmálého 37, 320 25 Plzeň	AKCE: I/27 KLATOVSKÁ TRÍDA OPRAVA VOZOVKY PRAVÁ STRANA	DATUM 11/2023
OBEC, KRAJ: Plzeň, Plzeňský kraj	OBJEDNATEL: ŘSD ČR - Správa Plzeň, Hřmálého 37, 320 25 Plzeň	AKCE: I/27 KLATOVSKÁ TRÍDA OPRAVA VOZOVKY PRAVÁ STRANA	ČÍSLO ZAKÁZKY 22N22046
OBEC, KRAJ: Plzeň, Plzeňský kraj	OBJEDNATEL: ŘSD ČR - Správa Plzeň, Hřmálého 37, 320 25 Plzeň	AKCE: I/27 KLATOVSKÁ TRÍDA OPRAVA VOZOVKY PRAVÁ STRANA	MĚŘÍTKO 1 : 1000
OBEC, KRAJ: Plzeň, Plzeňský kraj	OBJEDNATEL: ŘSD ČR - Správa Plzeň, Hřmálého 37, 320 25 Plzeň	AKCE: I/27 KLATOVSKÁ TRÍDA OPRAVA VOZOVKY PRAVÁ STRANA	ČÍSLO PŘÍLOHY PARE ČÍSLO
OBSAH: SO 190 - DOPRAVNÍ ZNAČENÍ SITUACE - 2. ČÁST			2.2